


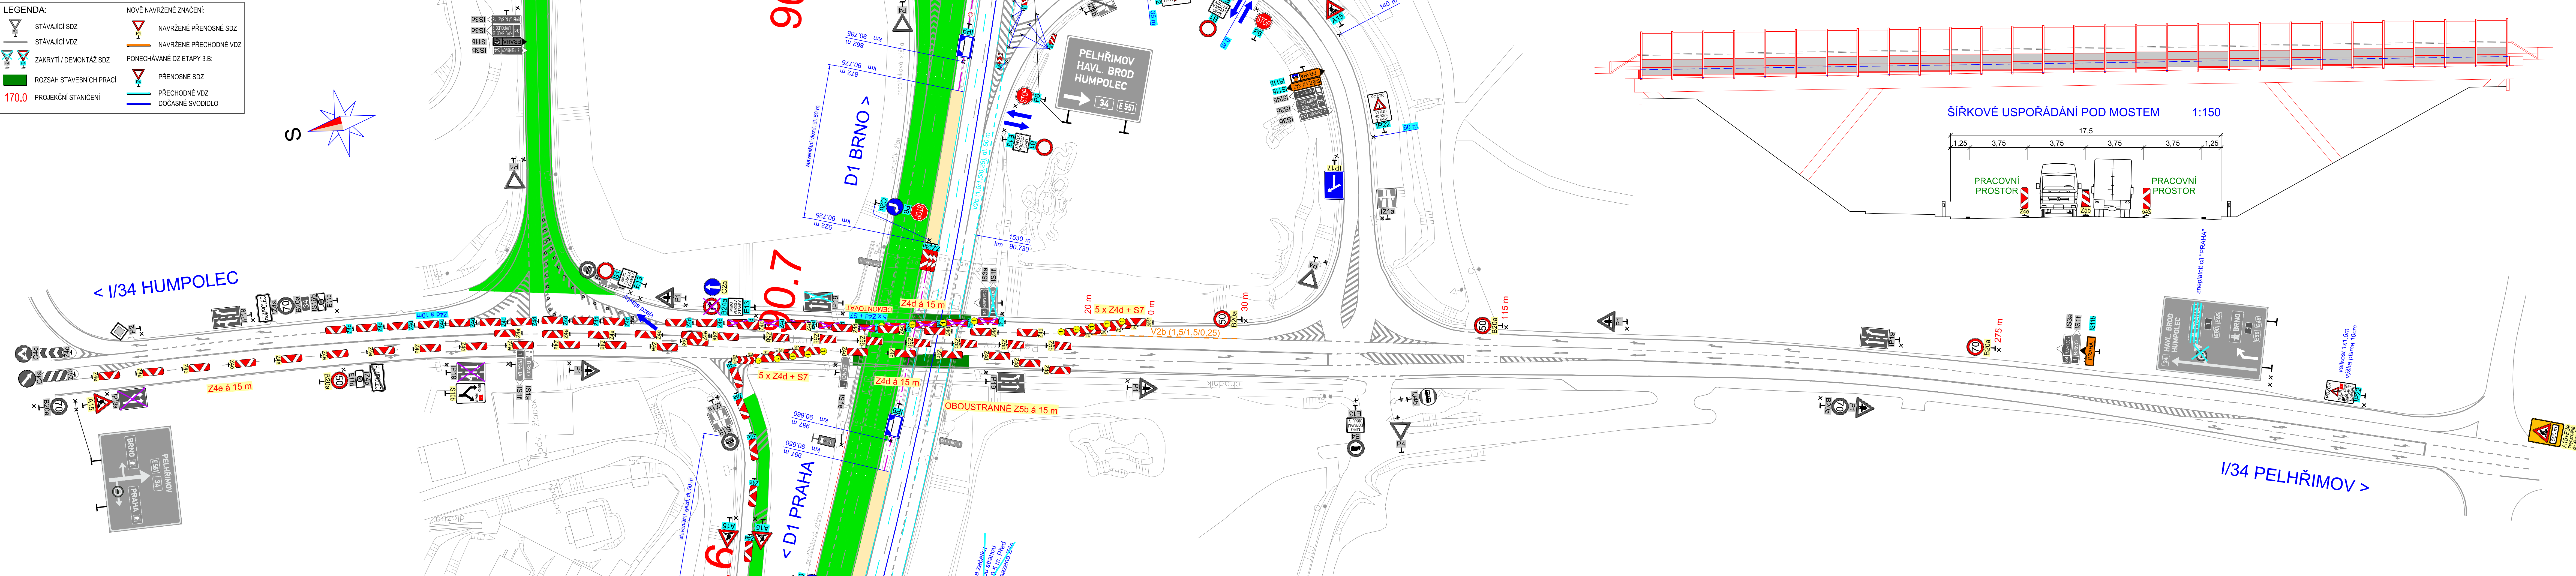

č		text změny – odůvodnění	datum	podpis
Název stavby: D1 MODERNIZACE – ÚSEK 11, EXIT 81 KOBEROVICE – EXIT 90 HUMPOLEC			Číslo objektu S0 11–172.1	
Objednatel stavby: ŘEDITELSTVÍ SILNIC A DÁLNIC ČR		Rozřídka:		Kontroloval: Datum: Podpis:
Zhotovitel stavby: EUROVIA CS, a.s.		Rozřídka:		Kontroloval: Datum: Podpis:
Koordinační RDS: TUBES spol. s r. o.		Rozřídka:		Kontroloval: Datum: Podpis:
Zpracovatel RDS: TUBES spol. s r. o.		Rozřídka:		Kontroloval: Datum: Podpis:
Ing. Michal IPŠER		Ing. Michal IPŠER	Ing. Bronislav ŠTAMBAŠKÝ	Čís. projekt: TU–19133–03
Navrhl:		Zodpovědný projektant:	Kontroloval:	VP (HIP): Ing. Bronislav ŠTAMBAŠKÝ
Objekt: S0 11–172.1		Datum: 02/2021		Stupeň: RDS
DIO – ETAPA 3.B – OTEVŘENÝ NÁJEZD MŮK 90 VLEVO		Formát: 7x44		Archiv: –
Příloha: SITUACE DIO POD MOSTEM SO 202 – 4.FÁZE		Měřítko: 1:1500		Formát: 7x44
Čís. přílohy: 5.8		Souprava:		Čís. přílohy: 5.8